
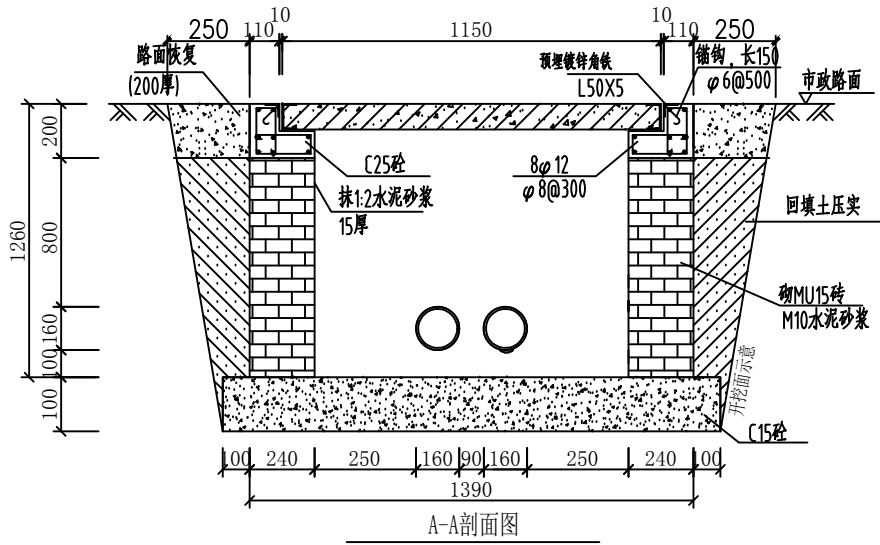


电缆排管直线井平面图

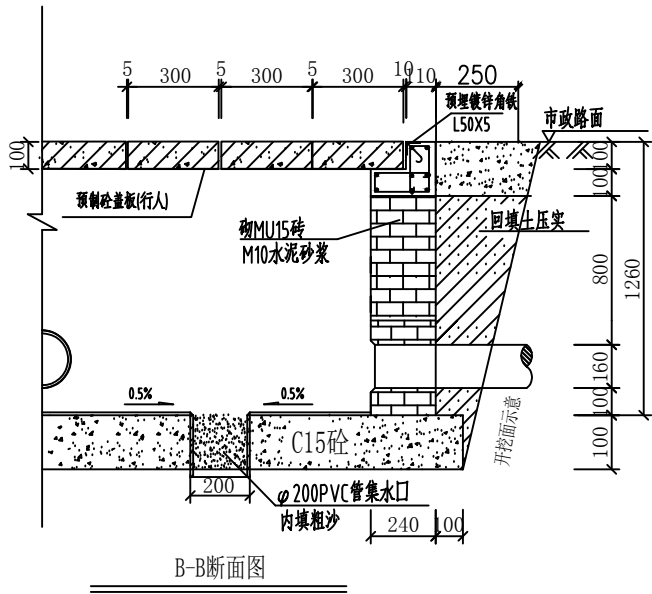

说明:

1. 井内设置Φ200PVC管集水口, 纵向集水口坡度不少于0.5%。
2. 施工后电缆井侧作业面宜先回填, 压实后再作C20路面恢复, 恢复后高度应与市政路面标高一致。
3. 开挖时根据土质类型进行放坡或使用挡土板支护, 在电缆沟开挖至足够深度后, 把沟底土层夯实, 找平后, 才捣垫层混凝土层。回填选用泥土。回填200mm厚分层夯实, 夯实遍数根据土质压实系数及所用机具确定。

SSNP 深圳晟能电力工程设计有限公司

茂名市人民新福门诊楼透析室及核医学科核素病房电缆敷设工程

施工图设计阶段

批准

陈永

校核

李福

审核

陈永

设计

李福

日期

比例

图号

SZSN-PD-06

电缆井大样图